


PREFEITURA MUNICIPAL DE BRAM
SECRETARIA MUNICIPAL DE SAÚDE - DEPARTAMENTO DE ENFERMAGEM


Projeto: PLANO DE PREVENÇÃO CONTRA INCÊNDIO - (PPCI) M.E.F. - ERMEO RAFAEL
Emissão do PPCI: 04/07/2017 - RUA ALBERTO PASAGLIA, Nº. 500 - FRENTE DO 1º - TERMOVAL - BR
Proprietário: Município de Tramandaí
Responsável Técnico: Eng. Cláudio Carlos Faria - CREA/RS nº 20640
Assunto: SITUAÇÃO LOCALIZAÇÃO E QUADRO DE ÁREAS
Escala: 1:500
Página: 01/04

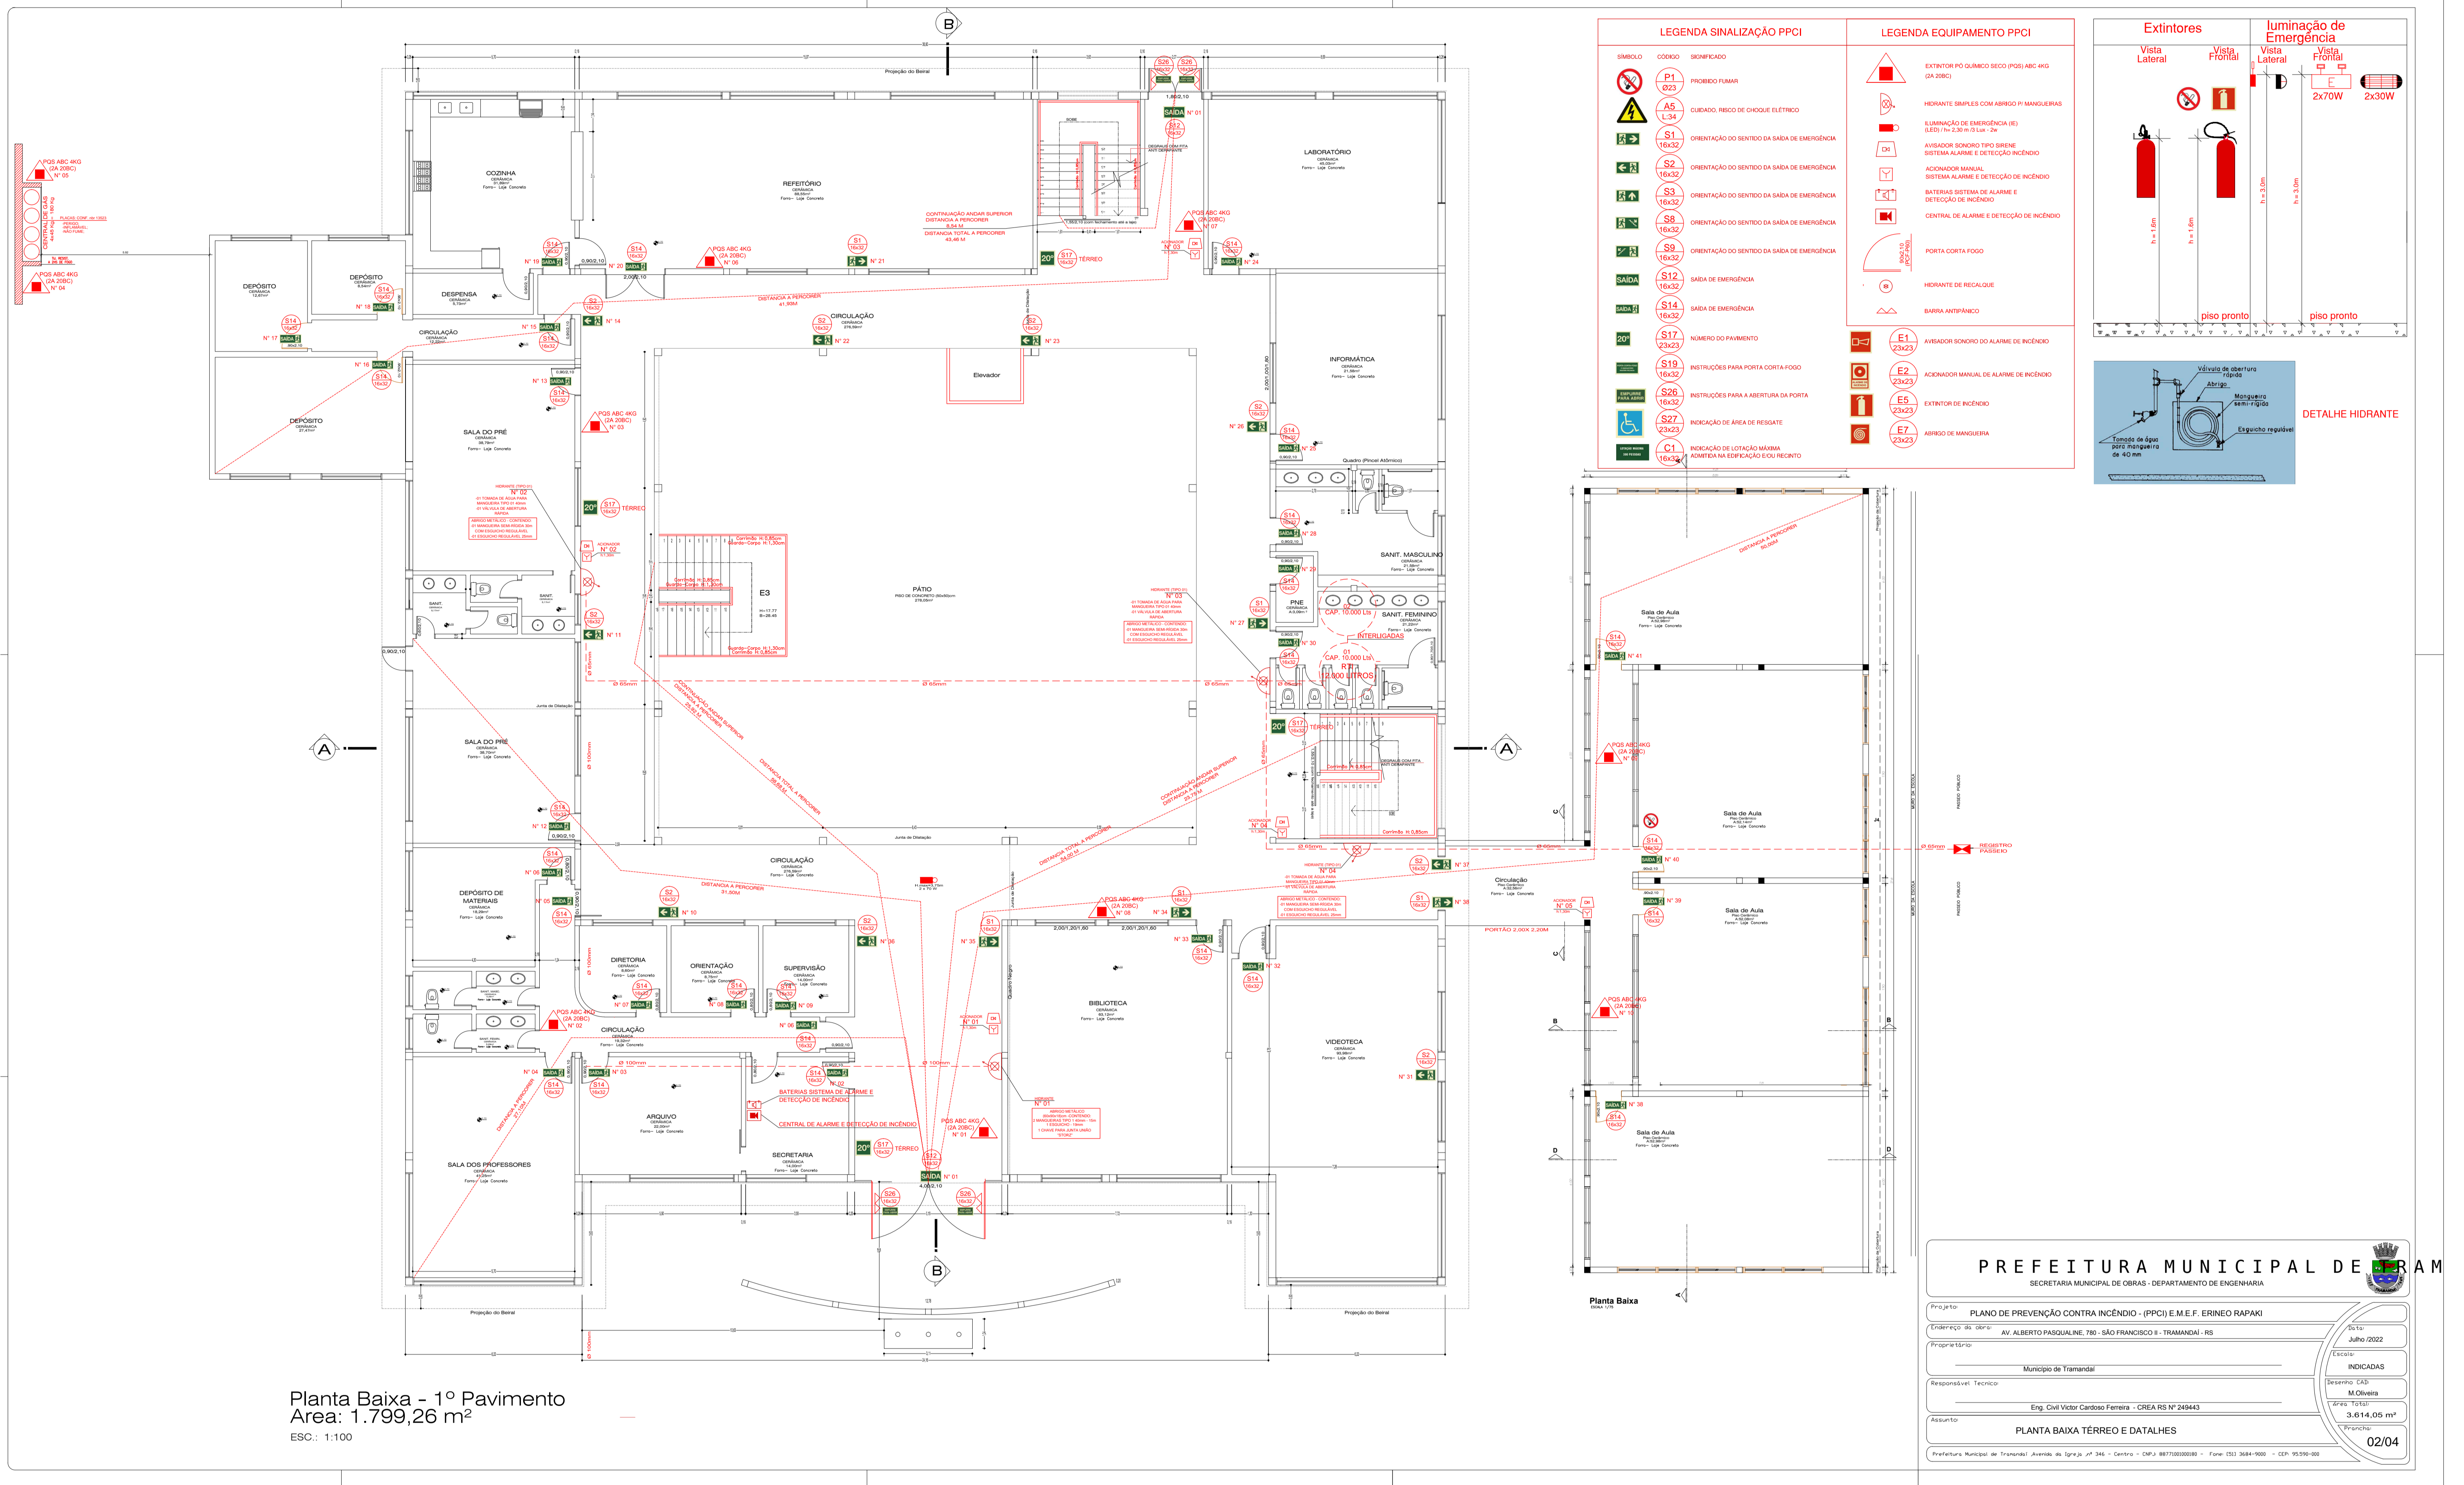

Planta Baixa - 1º Pavimento
Área: 1.799,26 m²
ESC.: 1:100

PREFEITURA MUNICIPAL DE BRAM
SECRETARIA MUNICIPAL DE SAÚDE - DEPARTAMENTO DE ENFERMAGEM


Projeto: PLANO DE PREVENÇÃO CONTRA INCÊNDIO - (PPCI) M.E.F. - ERMEO RAFAEL
Emissão do PPCI: 04/07/2017 - RUA ALBERTO PASAGLIA, Nº. 500 - FRENTE DO 1º - TERMOVAL - BR
Proprietário: Município de Tramandaí
Responsável Técnico: Eng. Cláudio Carlos Faria - CREA/RS nº 20640
Assunto: PLANTA BAIXA TERREO E DETALHES
Escala: 1:100
Página: 02/04

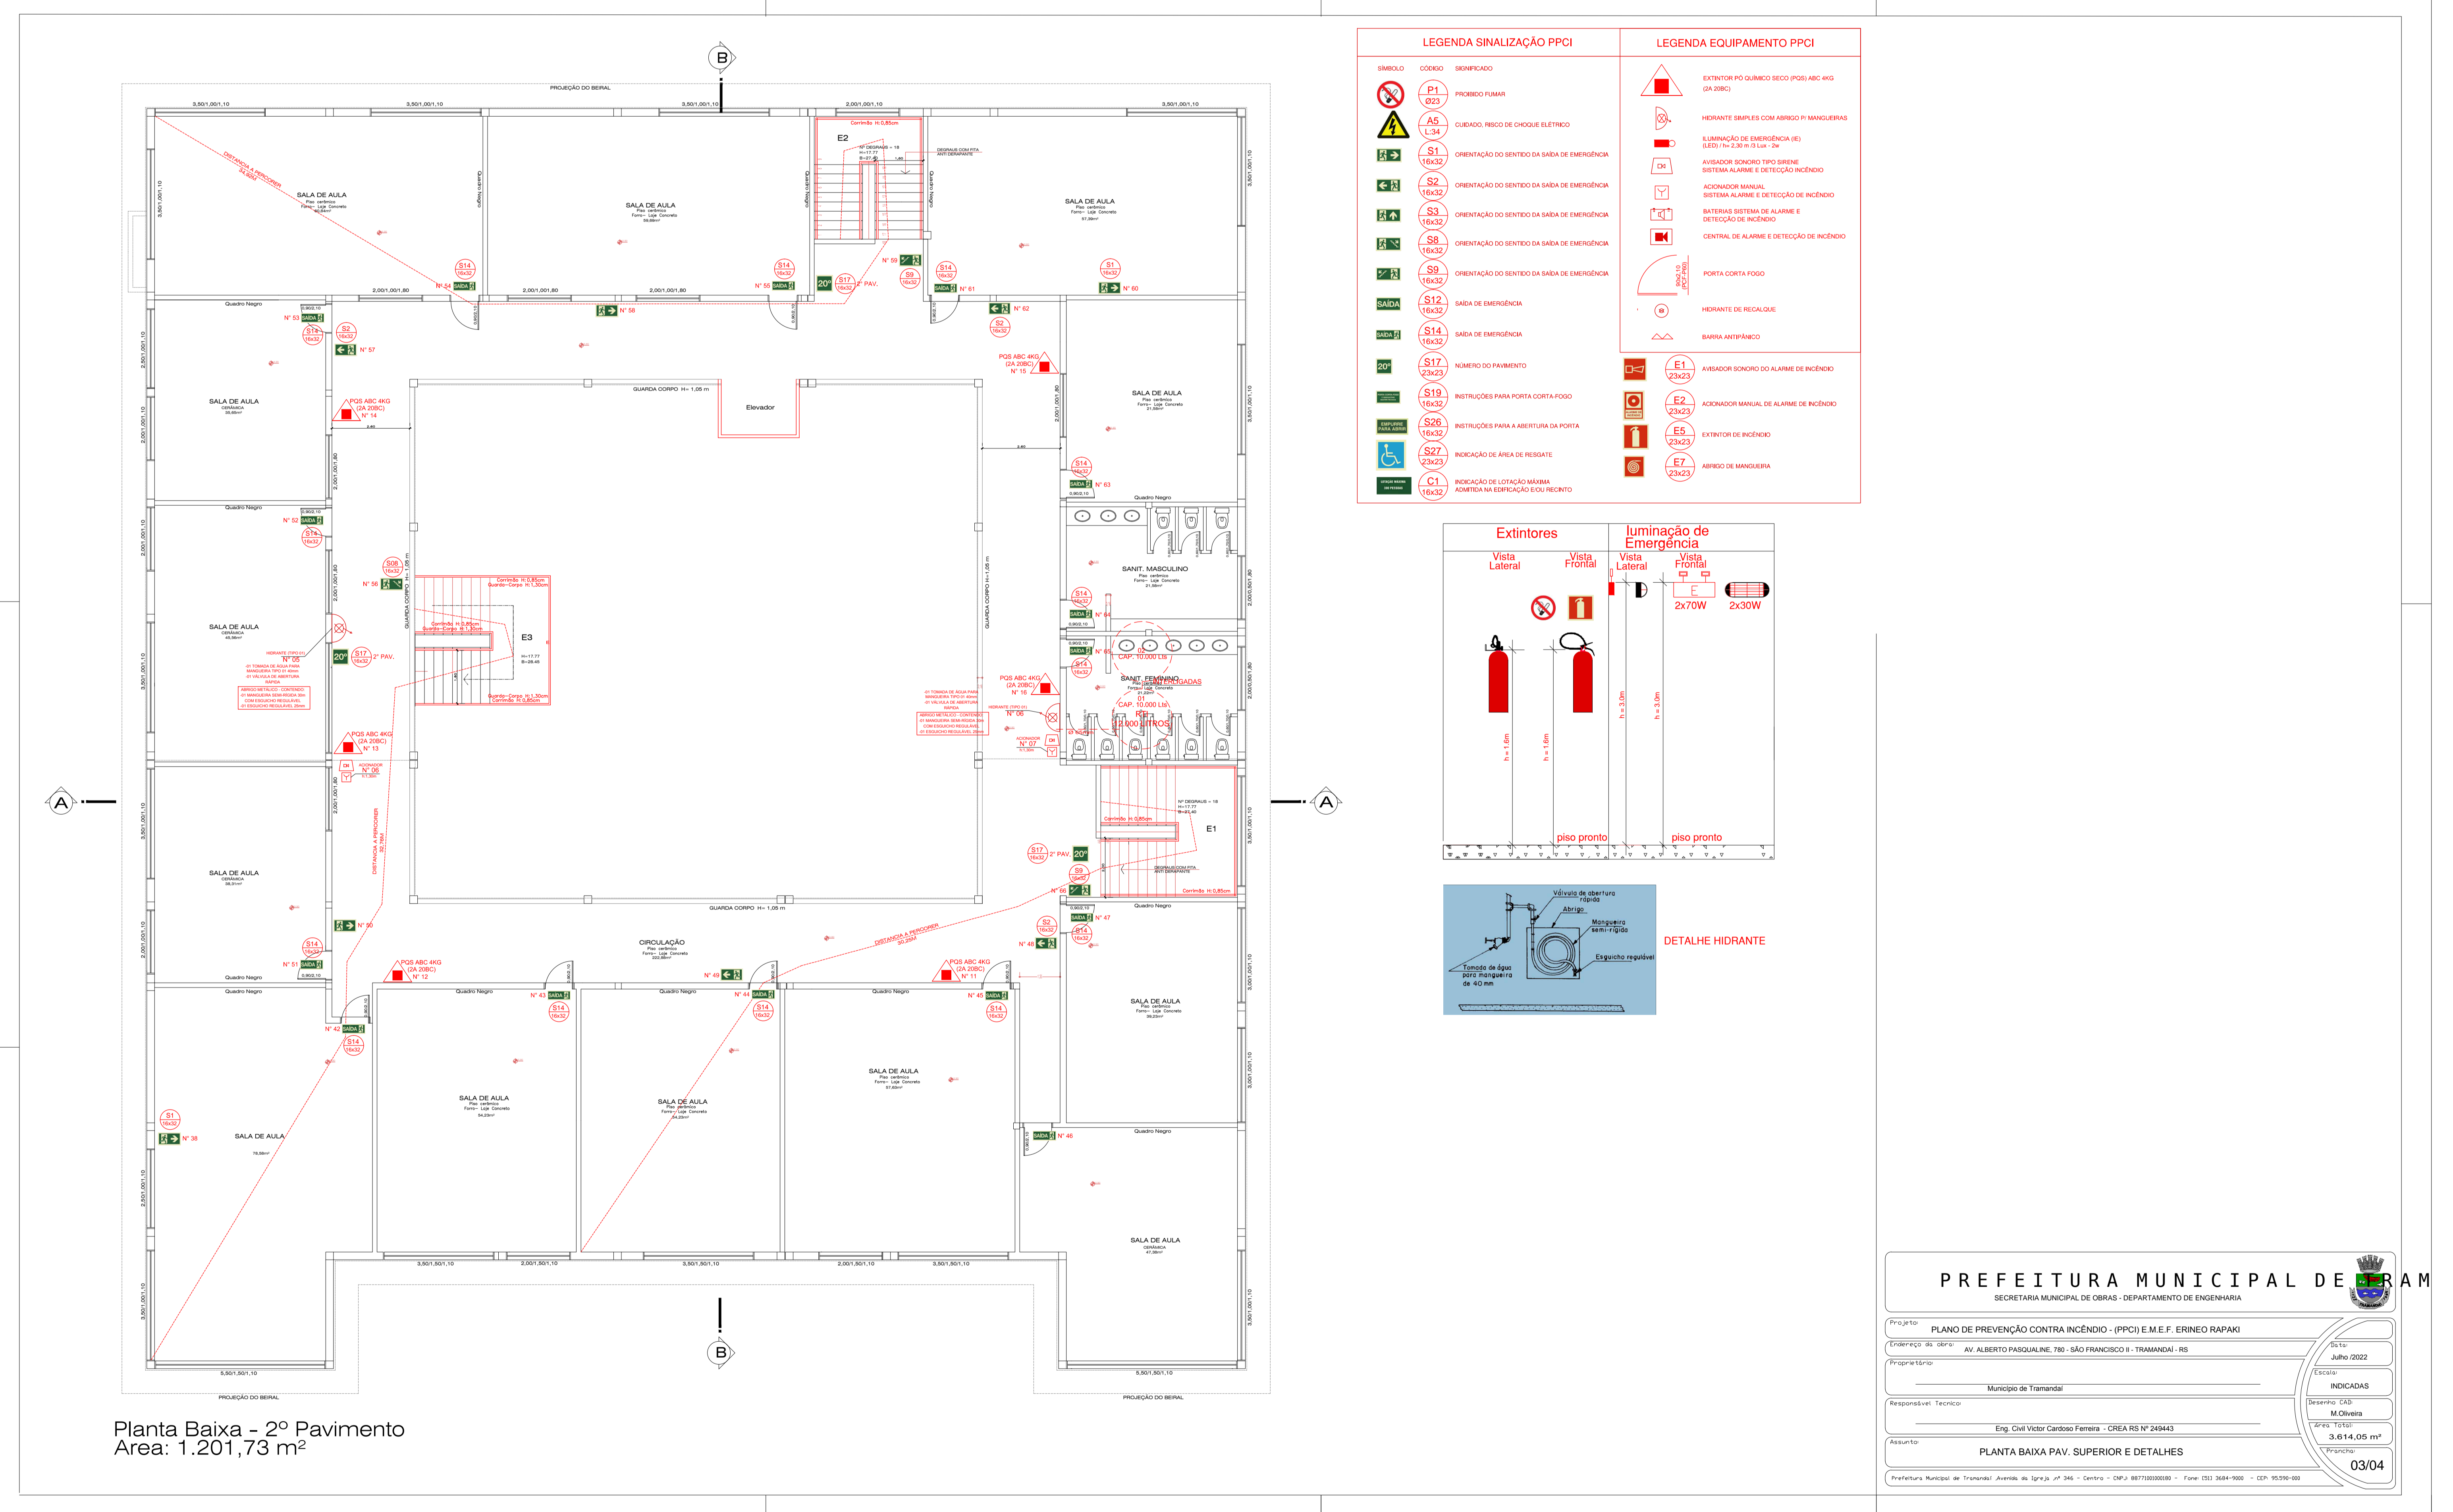

Planta Baixa - 2º Pavimento
Área: 1.201,73 m²

PREFEITURA MUNICIPAL DE BRAM
SECRETARIA MUNICIPAL DE SAÚDE - DEPARTAMENTO DE ENFERMAGEM

Projeto: PLANO DE PREVENÇÃO CONTRA INCÊNDIO - (PPCI) M.E.F. - ERMEO RAFAEL
Emissão do PPCI: 04/07/2017 - RUA ALBERTO PASAGLIA, Nº. 500 - FRENTE DO 1º - TERMOVAL - BR
Proprietário: Município de Tramandaí
Responsável Técnico: Eng. Cláudio Carlos Faria - CREA/RS nº 20640
Assunto: PLANTA BAIXA PAV. SUPERIOR E DETALHES
Escala: 1:100
Página: 03/04

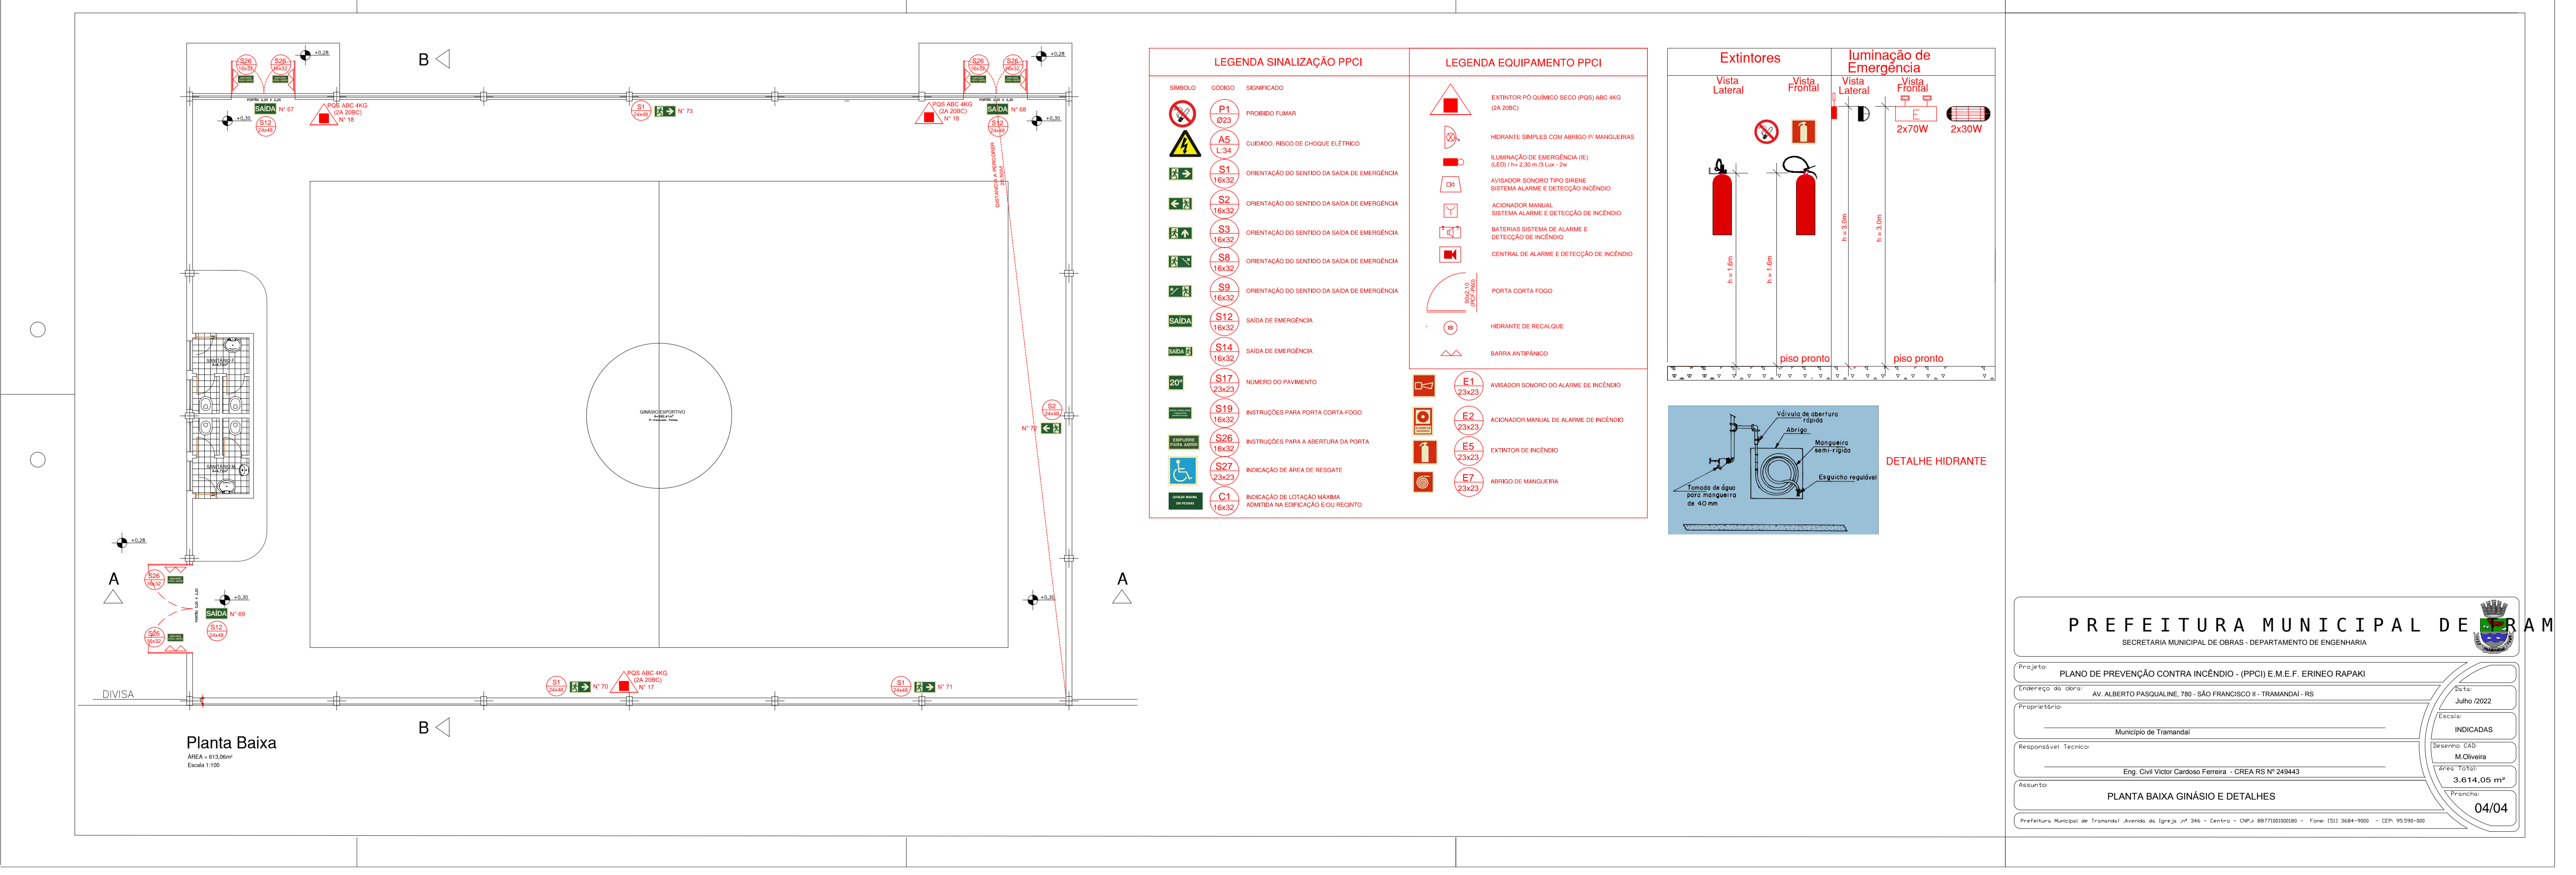

Planta Baixa Pav. Superior

PREFEITURA MUNICIPAL DE BRAM
SECRETARIA MUNICIPAL DE SAÚDE - DEPARTAMENTO DE ENFERMAGEM

Projeto: PLANO DE PREVENÇÃO CONTRA INCÊNDIO - (PPCI) M.E.F. - ERMEO RAFAEL
Emissão do PPCI: 04/07/2017 - RUA ALBERTO PASAGLIA, Nº. 500 - FRENTE DO 1º - TERMOVAL - BR
Proprietário: Município de Tramandaí
Responsável Técnico: Eng. Cláudio Carlos Faria - CREA/RS nº 20640
Assunto: PLANTA BAIXA GRANDE E DETALHES
Escala: 1:100
Página: 04/04