

PREFEITURA MUNICIPAL DE TRAMANDAÍ

SECRETARIA MUNICIPAL DE OBRAS - DEPARTAMENTO DE ENGENHARIA



Projeto: REFORMA SALA DE VACINA UBS BARRA

Endereço: Avenida Beira Rio esquina com Rua Jorge Mury - Tramandaí/RS - 95590-000

Proprietário:

Município de Tramandaí

Responsável Técnico:

Paula da Cruz Marian
Engenheira Civil e de Segurança do Trabalho - Paula da Cruz Marian - CREA/PR 140830/D

Assunto:

PLANTA BAIXA, CORTE E SITUAÇÃO

Data:

Julho/26

Escala:

Indicada

Desenho CAD:

Paula Cruz


Área Total:

12,68m²


Prancha:

01/01


Prefeitura Municipal de Tramandaí, Avenida da Igreja, nº 346 - Centro - CNPJ: 88771001000180 - Fone: [51] 3684-9000 - CEP: 95.590-000

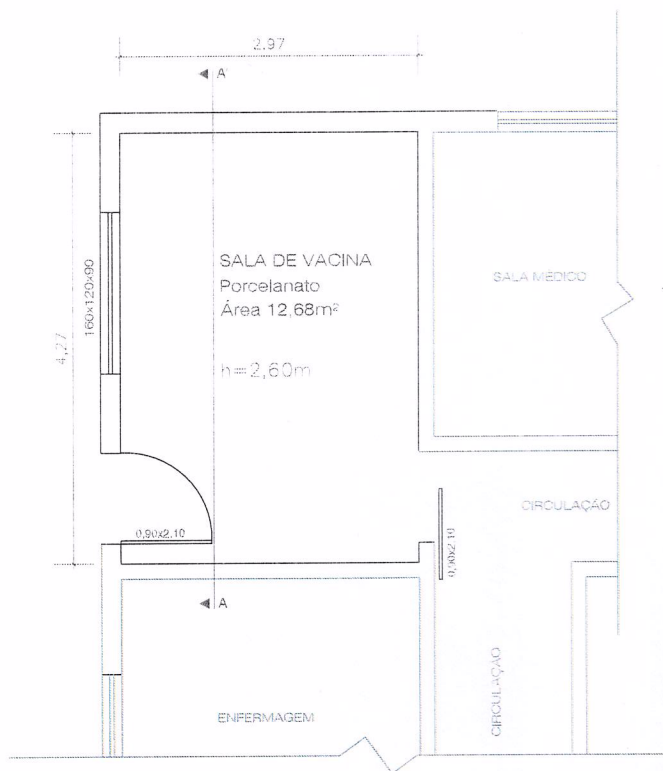

PLANTA BAIXA
ESCALA 1/75

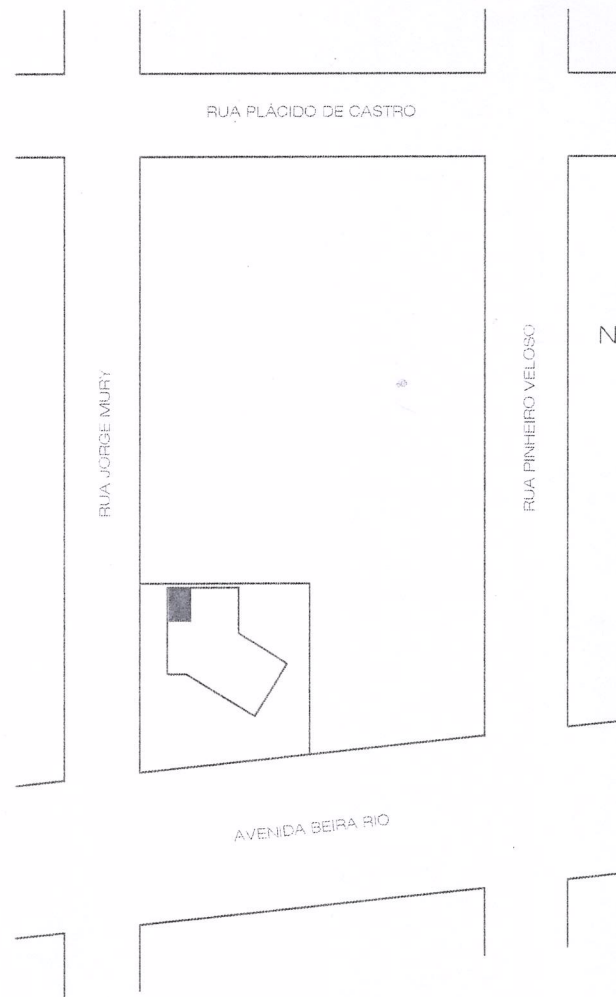

SITUAÇÃO
ESCALA 1/1000

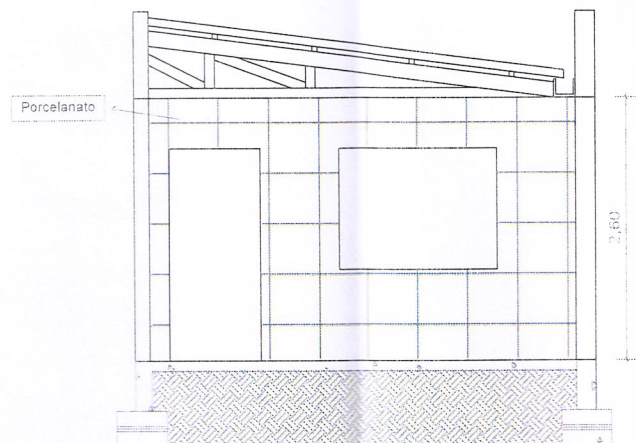

PLANTA DE CORTE
ESCALA 1/75



PREFEITURA MUNICIPAL DE TRAMANDAÍ

SECRETARIA MUNICIPAL DE OBRAS - DEPARTAMENTO DE ENGENHARIA



Projeto: REFORMA SALA DE VACINA UBS TIROLEZA

Endereço: Rua Saldanha da Gama esquina com Rua Josephino Nunes dos Santos - 95590-000

Proprietário:

Município de Tramandaí

Responsável Técnico:

Paula da Cruz Marian

Engenheira Civil e de Segurança do Trabalho - Paula da Cruz Marian - CREA/PR 140830/D

Assunto:

PLANTA BAIXA, CORTE E SITUAÇÃO

Data:

Julho/26

Escala:

Indicada

Desenho CAD:

Paula Cruz

Área Total:


12,60m²

Prancha:


01/01



SITUAÇÃO
ESCALA 1/1000

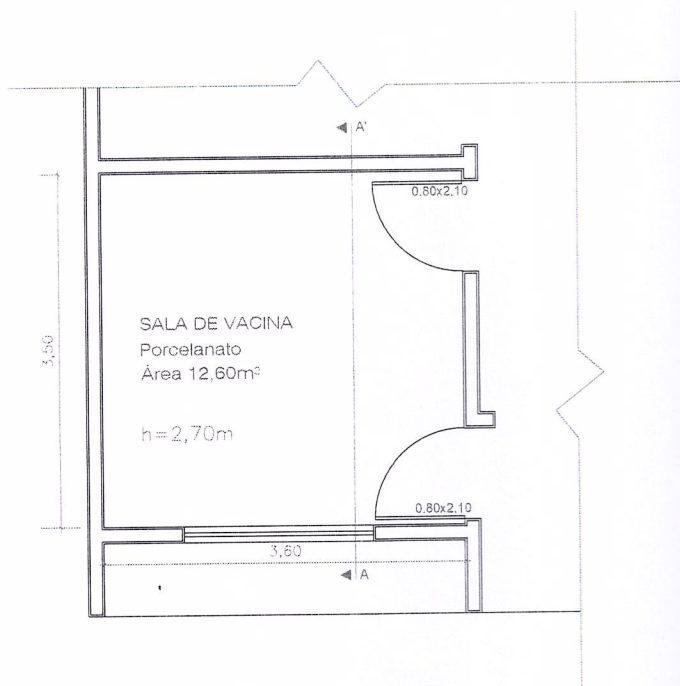

PLANTA BAIXA
ESCALA 1/75

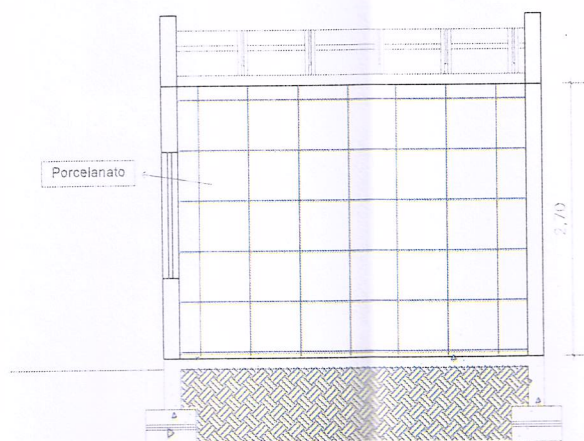

PLANTA DE CORTE
ESCALA 1/75



PREFEITURA MUNICIPAL DE TRAMANDAÍ

SECRETARIA MUNICIPAL DE OBRAS - DEPARTAMENTO DE ENGENHARIA



Projeto: REFORMA SALA DE VACINA ESF SÃO FRANCISCO I

Endereço: Rua Eleodoro Franzen, 75 - Tramandaí/RS - 95590-000

Proprietário:

Município de Tramandaí

Responsável Técnico:

Paula da Cruz Marian
Engenheira Civil e de Segurança do Trabalho - Paula da Cruz Marian - CREA/PR 140830/D

Assunto:

PLANTA BAIXA, CORTE E SITUAÇÃO

Prefeitura Municipal de Tramandaí, Avenida da Igreja, nº 346 - Centro - CNPJ: 88771001000180 - Fone: [51] 3684-9000 - CEP: 95.590-000

Data:
Julho/26

Escala:
Indicada

Desenho CAD:
Paula Cruz

Área Total:
11,20m²

Prancha:
01/01


RUA ELEODORO FRANZEN

RUA SILVEIRA MARTINS


RUA EGO HOFFMEISTER

RUA OSVALDO ARANHA


SITUAÇÃO
ESCALA 1/1000

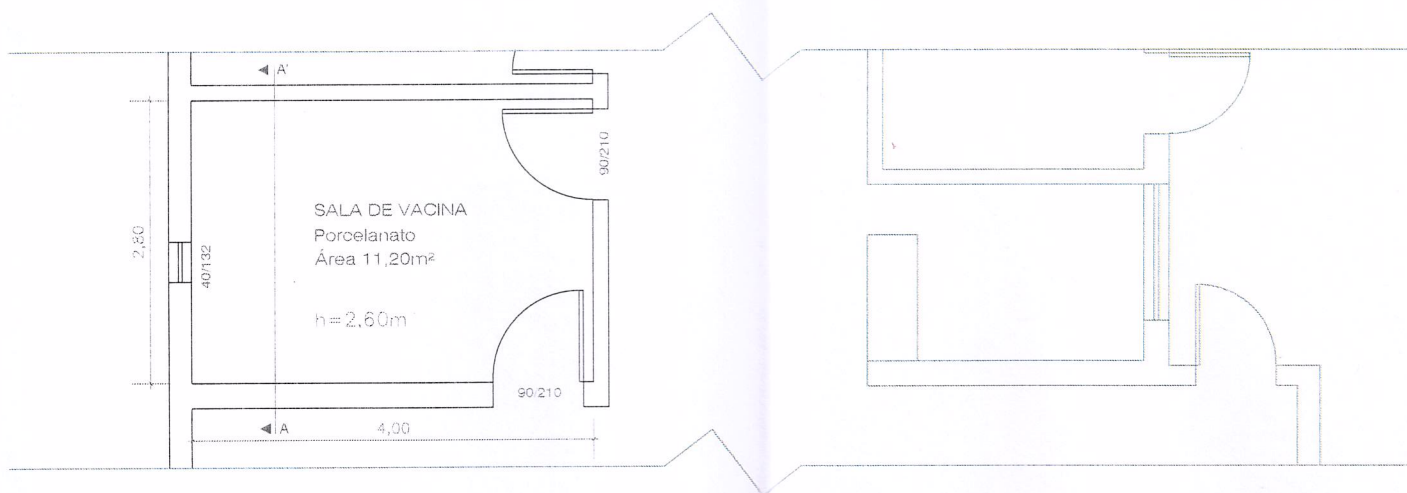

PLANTA BAIXA
ESCALA 1/75

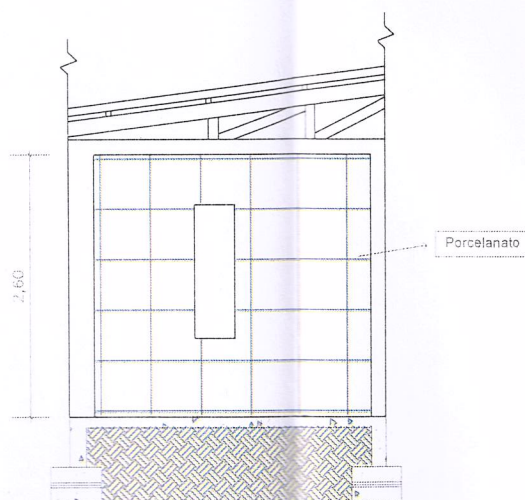

PLANTA DE CORTE
ESCALA 1/75

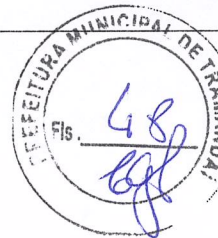

PREFEITURA MUNICIPAL DE TRAMANDAÍ

SECRETARIA MUNICIPAL DE OBRAS - DEPARTAMENTO DE ENGENHARIA



Projeto: REFORMA SALA DE VACINA UBS SÃO FRANCISCO II

Endereço: Rua Vergueiros esquina com Rua 9 de Julho- Tramandaí/RS - 95590-000

Proprietário:

Município de Tramandaí

Responsável Técnico:

Paula da Cruz Marian

Engenheira Civil e de Segurança do Trabalho - Paula da Cruz Marian - CREA/PR 140830/D

Assunto:

PLANTA BAIXA, CORTE E SITUAÇÃO

Data:

Julho/26

Escala:

Indicada

Desenho CAD:

Paula Cruz

Área Total:

9,10m²


Prancha:

01/01

Prefeitura Municipal de Tramandaí, Avenida da Igreja, nº 346 - Centro - CNPJ: 88771001000180 - Fone: [51] 3684-9000 - CEP: 95.590-000



PLANTA BAIXA
ESCALA 1/75

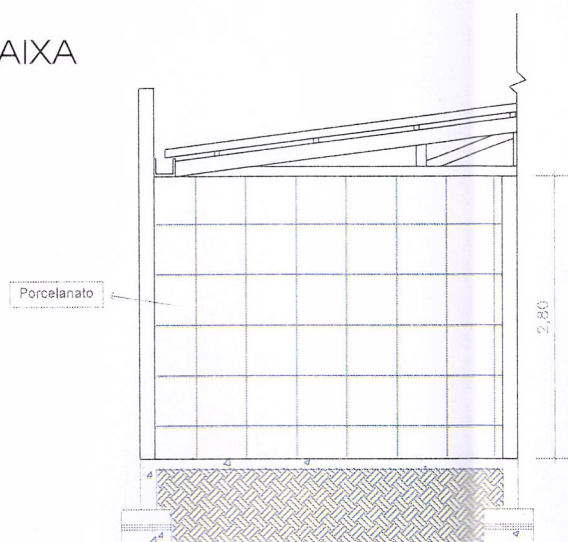

PLANTA DE CORTE
ESCALA 1/75



PREFEITURA MUNICIPAL DE TRAMANDAÍ

SECRETARIA MUNICIPAL DE OBRAS - DEPARTAMENTO DE ENGENHARIA



Projeto: REFORMA SALA DE VACINA ESF PARQUE DOS PRESIDENTES

Endereço: Avenida General Ernesto Geisel, 271 - Tramandaí/RS - 95590-000

Proprietário:

Município de Tramandaí

Responsável Técnico:

Paula da Cruz Marian
Engenheira Civil e de Segurança do Trabalho - Paula da Cruz Marian - CREA/PR 140830/D

Assunto:

PLANTA BAIXA, CORTE E SITUAÇÃO

Prefeitura Municipal de Tramandaí, Avenida da Igreja, nº 346 - Centro - CNPJ: 88771001000180 - Fone: [51] 3684-9000 - CEP: 95.590-000


Data:
Julho/26

Escala:
Indicada


Desenho CAD:
Paula Cruz

Área Total:
13,86m²


Prancha:
01/01

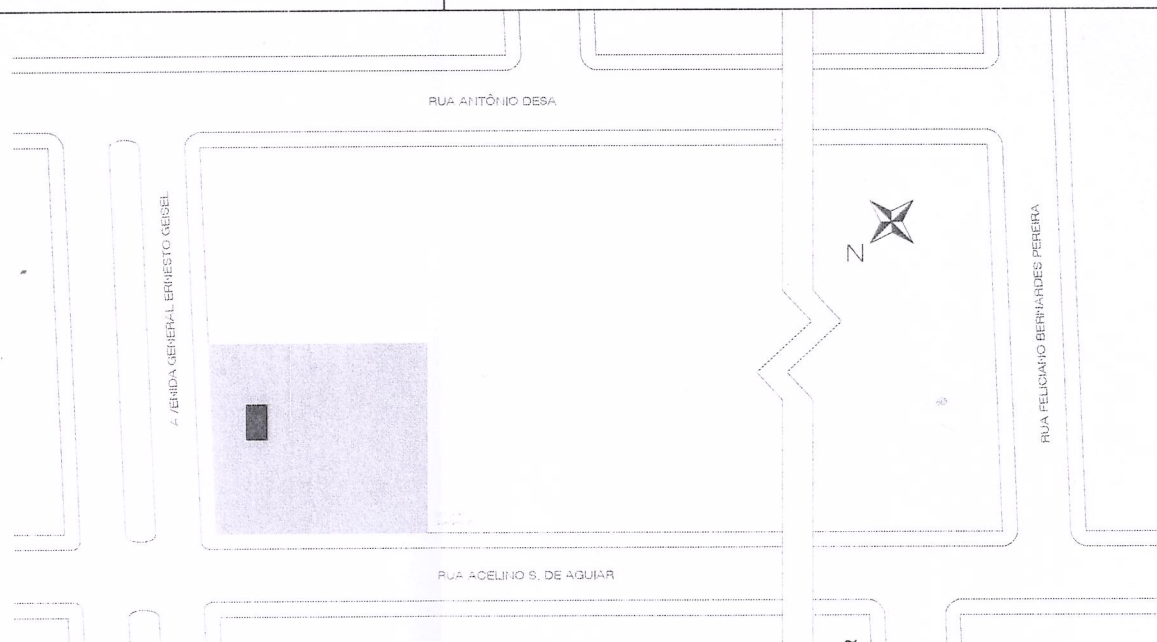

SITUAÇÃO
ESCALA 1/1000

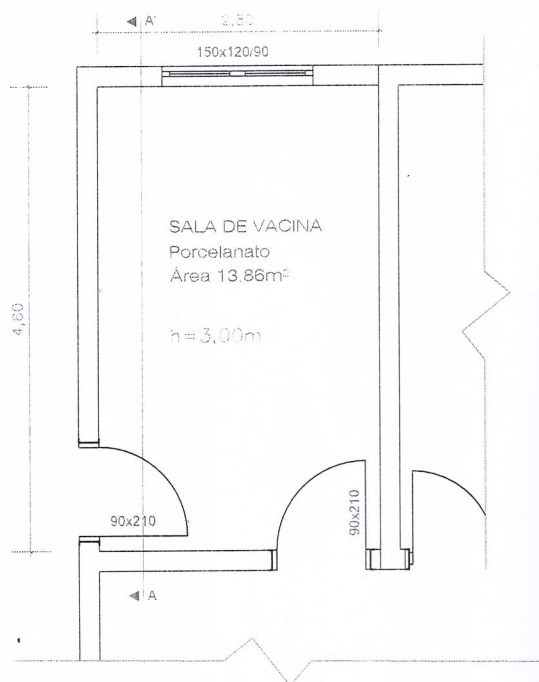

PLANTA BAIXA
ESCALA 1/75

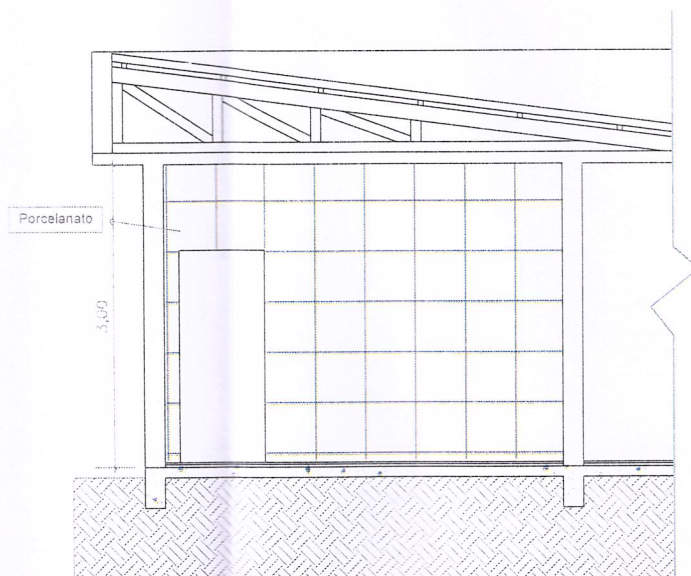

PLANTA DE CORTE
ESCALA 1/75



PREFEITURA MUNICIPAL DE TRAMANDAÍ

SECRETARIA MUNICIPAL DE OBRAS - DEPARTAMENTO DE ENGENHARIA



Projeto: REFORMA SALA DE VACINA UBS ZONA SUL

Endereço: Avenida Minas Gerais, 580 - Tramandaí/RS - 95590-000

Proprietário:

Município de Tramandaí

Responsável Técnico:

Paula da Cruz Marian
Engenheira Civil e de Segurança do Trabalho - Paula da Cruz Marian - CREA/PR 140830/D

Assunto:

PLANTA BAIXA, CORTE E SITUAÇÃO

Prefeitura Municipal de Tramandaí, Avenida da Igreja, nº 346 - Centro - CNPJ: 88771001000180 - Fone: [51] 3684-9000 - CEP: 95.590-000

Data:

Julho/26

Escala:

Indicada

Desenho CAD:

Paula Cruz

Área Total:

9,67m²

Prancha:

01/01

RUA PARÁ

SETOR 45
QUADRA 330

L. 24



L. 14

L. 18+


AV. MINAS GERAIS

SITUAÇÃO
ESCALA 1/1000



PLANTA BAIXA

ESCALA 1/75

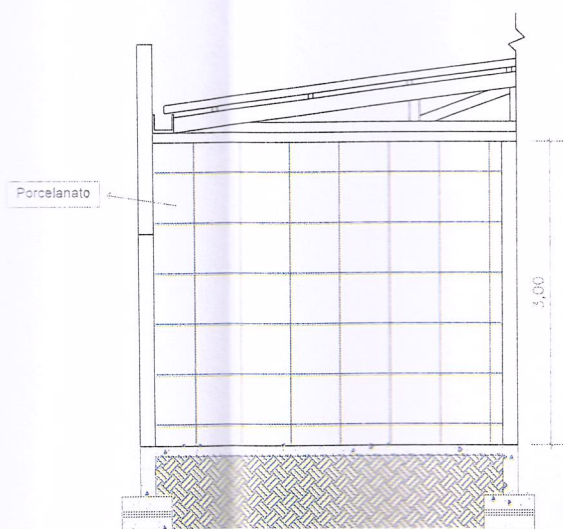

PLANTA DE CORTE

ESCALA 1/75



PREFEITURA MUNICIPAL DE TRAMANDAÍ

SECRETARIA MUNICIPAL DE OBRAS - DEPARTAMENTO DE ENGENHARIA



Projeto: REFORMA SALA DE VACINA ESF INDIANÓPOLIS

Endereço: Rua Sidnei Ferri, Indianópolis - Tramandaí/RS - 95590-000

Proprietário:

Município de Tramandaí

Responsável Técnico:

Paula da Cruz Marian
Engenheira Civil e de Segurança do Trabalho - Paula da Cruz Marian - CREA/PR 140830/D

Assunto:

PLANTA BAIXA, CORTE E SITUAÇÃO

Prefeitura Municipal de Tramandaí, Avenida da Igreja, nº 346 - Centro - CNPJ: 88771001000180 - Fone: [51] 3684-9000 - CEP: 95.590-000

Data:

Julho/26

Escala:

Indicada

Desenho CAD:

Paula Cruz

Área Total:

9,12m²

Prancha:


01/01

RUA OTÁVIO RODOLFO DOS SANTOS

518.25



QUADRA 091

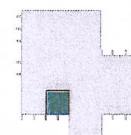


RUA DAVID MEGOTTO

RUA "O"


RUA SIDNEI FERRI

SITUAÇÃO
ESCALA 1/1000

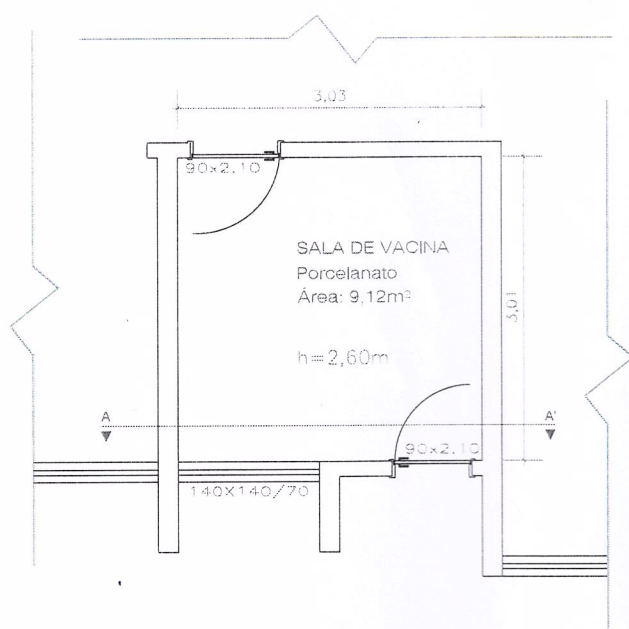

PLANTA BAIXA

ESCALA 1/75

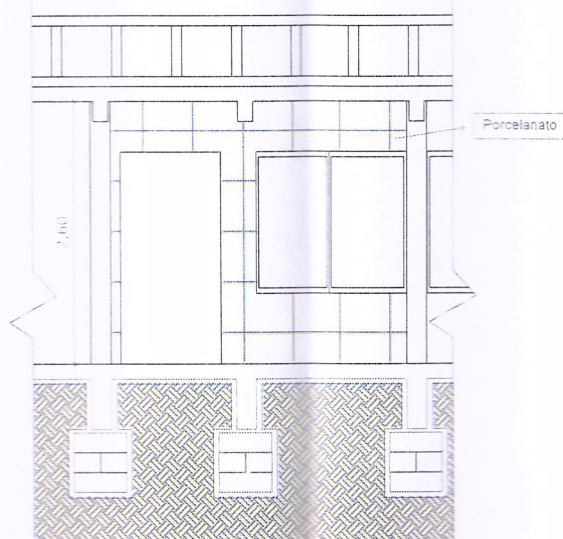

PLANTA DE CORTE

ESCALA 1/75